

COMUNE DI CALTAGIRONE

REGIONE SICILIANA
STAZIONE CONSORZIALE SPERIMENTALE DI
GRANICOLTURA PER LA SICILIA
CALTAGIRONE, VIA SIRIO 1 - BORGO SANTO PIETRO

Oggetto:
LAVORI DI MANUTENZIONE DA ESEGUIRE NELL'IMMOBILE SITO IN
VIA SIRIO N° 1, SANTO PIETRO (FRAZ. DI CALTAGIRONE)
CENSITO AL N.C.E.U. AL FR. 280 Part. 220 Sub. 3.

PROGETTO IMPIANTO ELETTRICO

TAVOLA:	SCALA: 1:100	
<input type="checkbox"/> 01: RELAZIONE TECNICA E CALCOLI	<input type="checkbox"/> 02: ELABORATI GRAFICI PIANTE	<input type="checkbox"/> 03: SCHEMI ELETTRICI UNIFILARI

I Progettisti:
Dott. Ing. Angelo Salamo
Geom. Giacomo Buccheri


Il Committente:
STAZIONE CONSORZIALE
SPERIMENTALE DI
GRANICOLTURA PER
LA SICILIA

DATA: 13 Maggio 2013


AGGIORNAMENTO N. _____
DATA: _____



PIANTA PIANO PRIMO

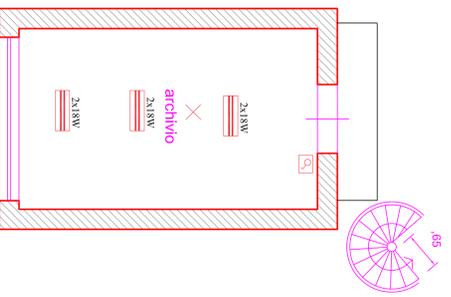

PIANTA PIANO TERRA

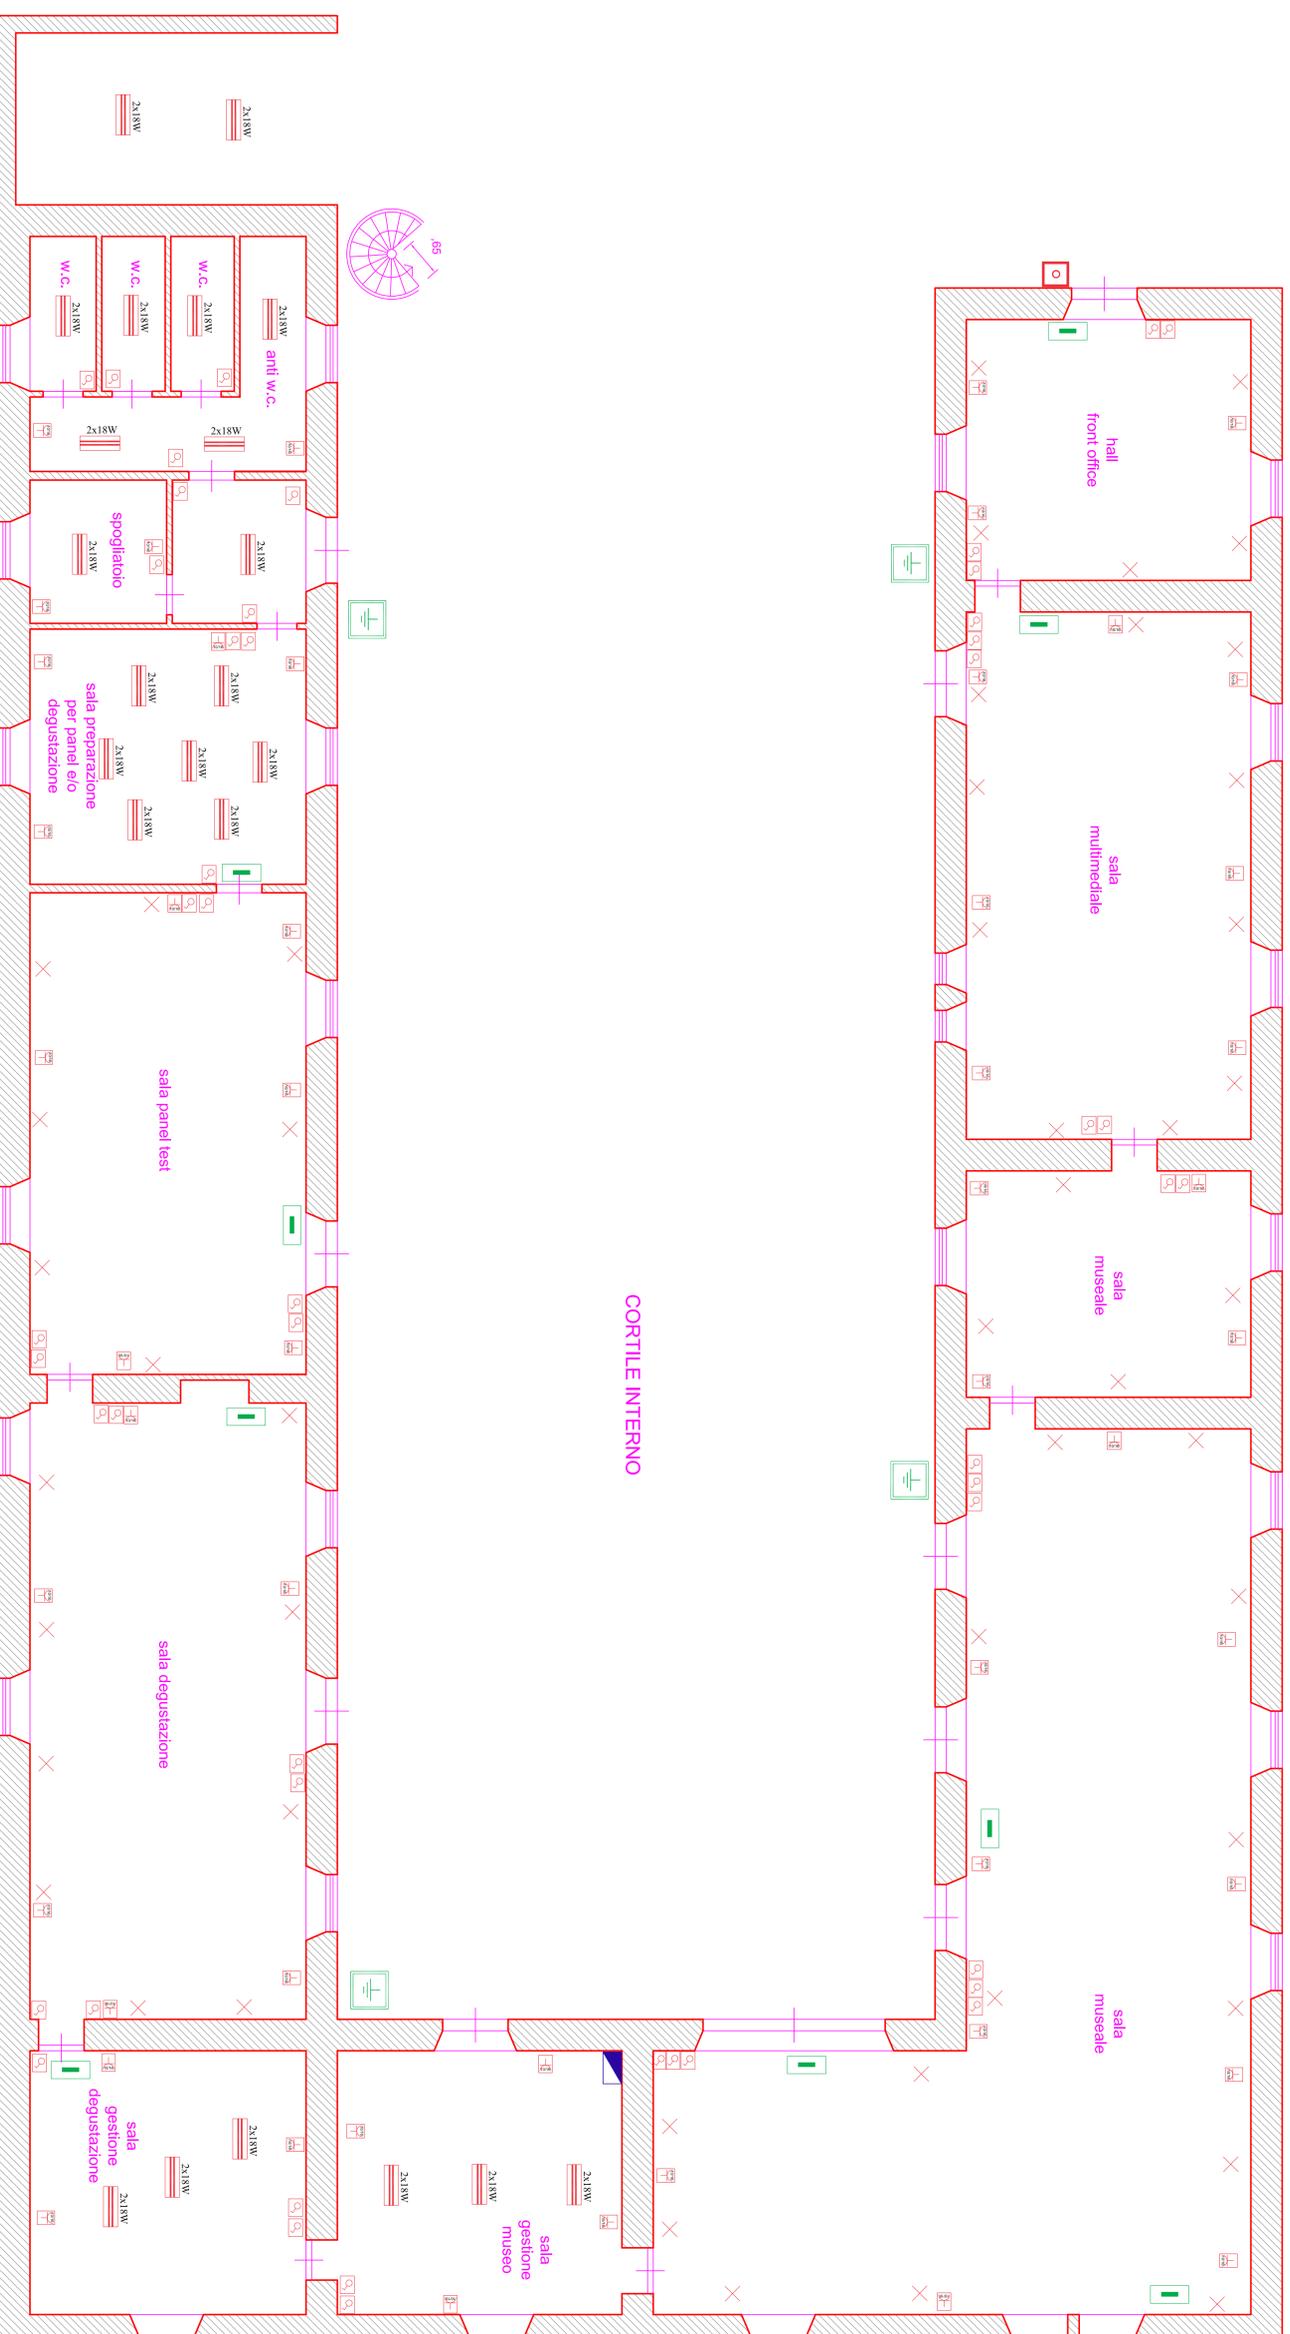

LEGENDA	
	Plafondiera di Emergenza 1x18W
	Quadro Elettrico Generale
	Pulsante di sgancio Rete
	Pozzetto di messa a Terra
	Plafondiera 2x18W
	Punto di Comando
	Punto Presa di Corrente
	Punto Luce Simplex